
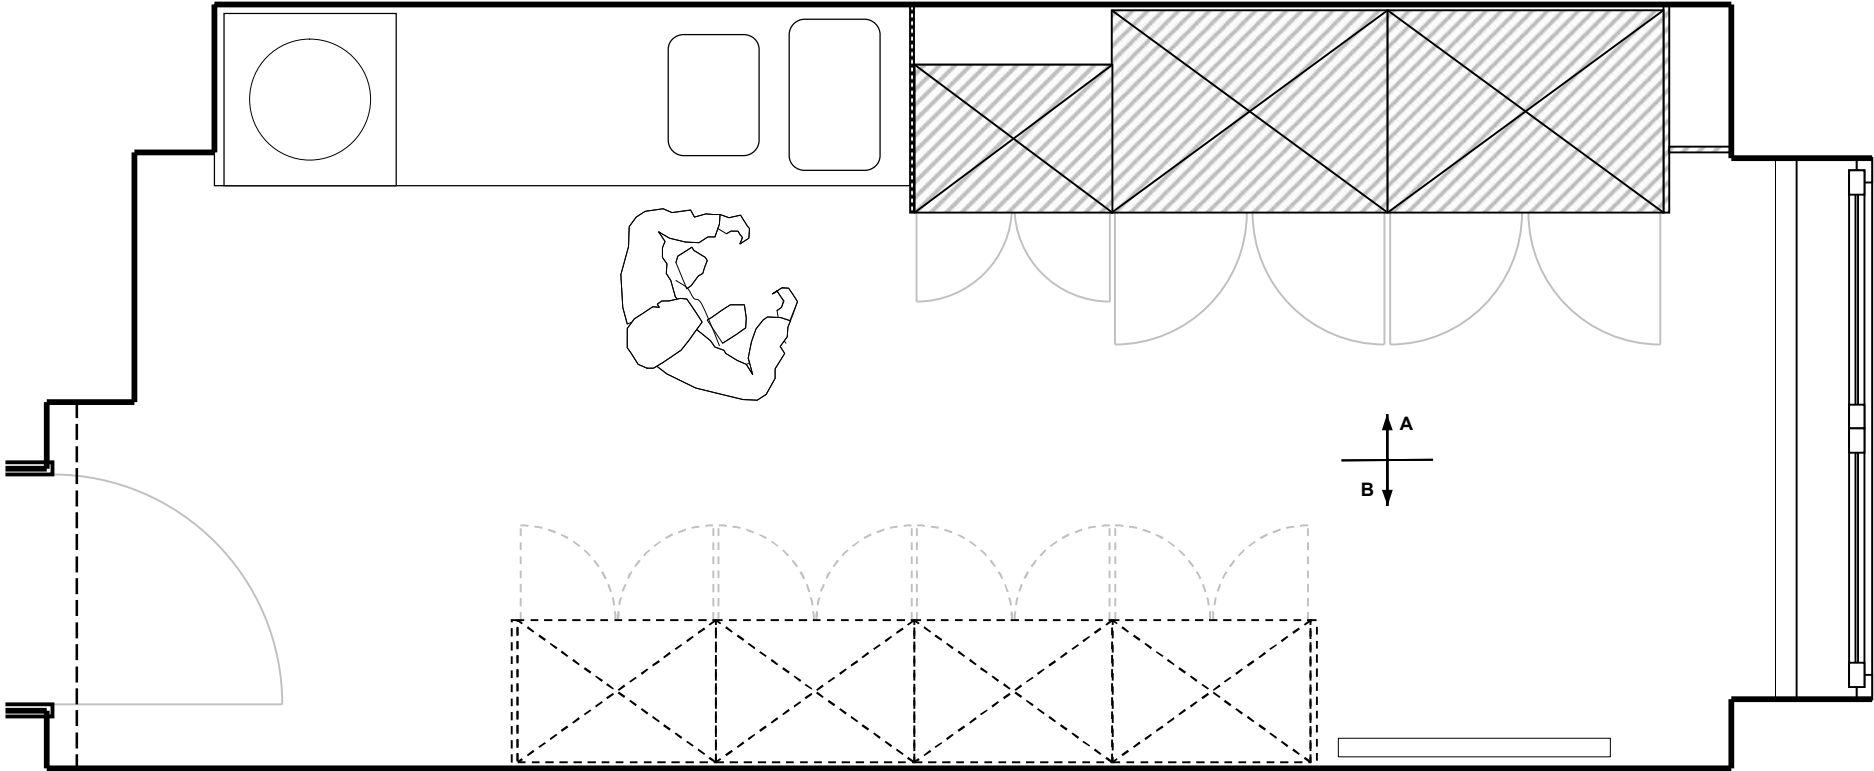


ZARGES - ISO-Modulsystem lt. Stückliste

VA-Pfannenregal mit Urinflaschenhalter
für 6 Bettpfannen und 6 Urinflaschen

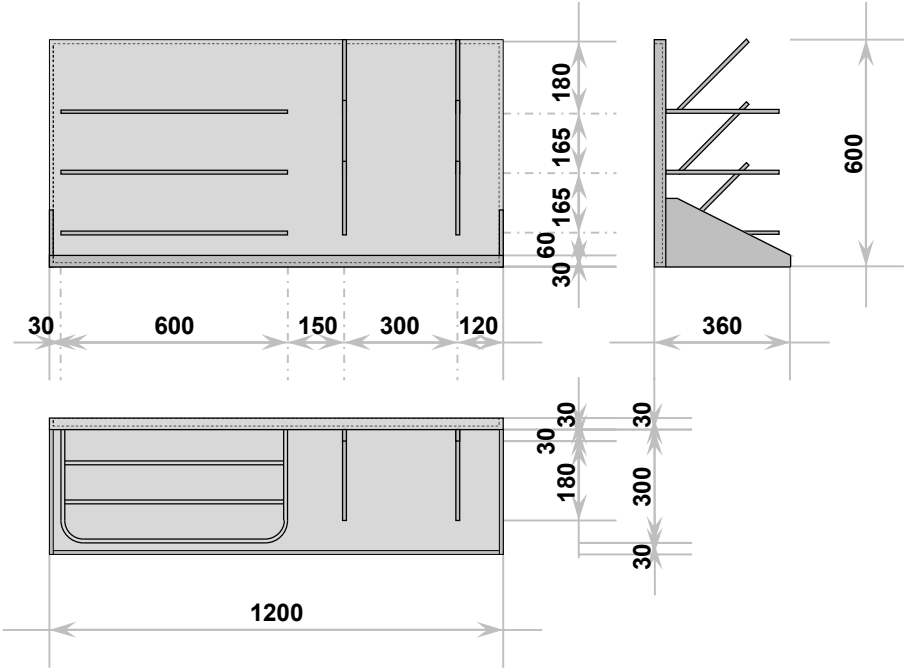

Legende:			
TW	= Trägerwand	RS	= Rasterschiene
TWkip	= Trägerwand mit Kippfunktion	FRS	= Funktionsrasterschiene
FB	= Fachboden	MR	= Modulrahmen (für Schubblenden)
BTM	= Betäubungsmittel(-tresor)	WS	= Wärmeschublade
KS	= Kühlschrank	GF	= Gefrierschrank
MED-KS	= Medikamenten-Kühlschrank	MED-GF	= Medikamenten-Gefrierschrank

AUSFÜHRUNG:	KS/KS
Korpus:	KS weiß
Korpuskanten:	Dichtungskante (Dichtungsschnur)
Fronten/Blenden:	KS Standard lichtgrau
Frontkanten:	2mm ABS Frontdekor
Bügelgriffe:	Häfele Standard

St. Johannes-Hospital
Johannesstr. 15-17
44137 Dortmund

St.-Johannes-Hospital
Schwerpunkt Krankenhaus
Kath. St.-Johannes-Gesellschaft Dortmund gGmbH



HD-N · Holger Droste
Ootmarsumer Weg 91
D-48527 Nordhorn
Tel.: +49 5921 90 99 590
mailto: info@hd-n.de

Station E1	Datum: 02.05.2019 / Index A
Raum 108 - Pflege Unrein	Gezeichnet: H. Droste
Grundriss	Maßstab: 1:25 Blattgröße A3

Dieser Entwurf und diese Zeichnung sind urheberrechtlich geschützt und dürfen ohne unsere ausdrückliche schriftliche Genehmigung weder verwendet, vervielfältigt, fotografiert und / oder Dritten, insbesondere Konkurrenzunternehmen, zur Verfügung gestellt werden.

1905-002

Zeichnung ist zur Ausführung freigegeben.

Ort, Datum, Stempel, Unterschrift